


RZUT PARTERU 1:100

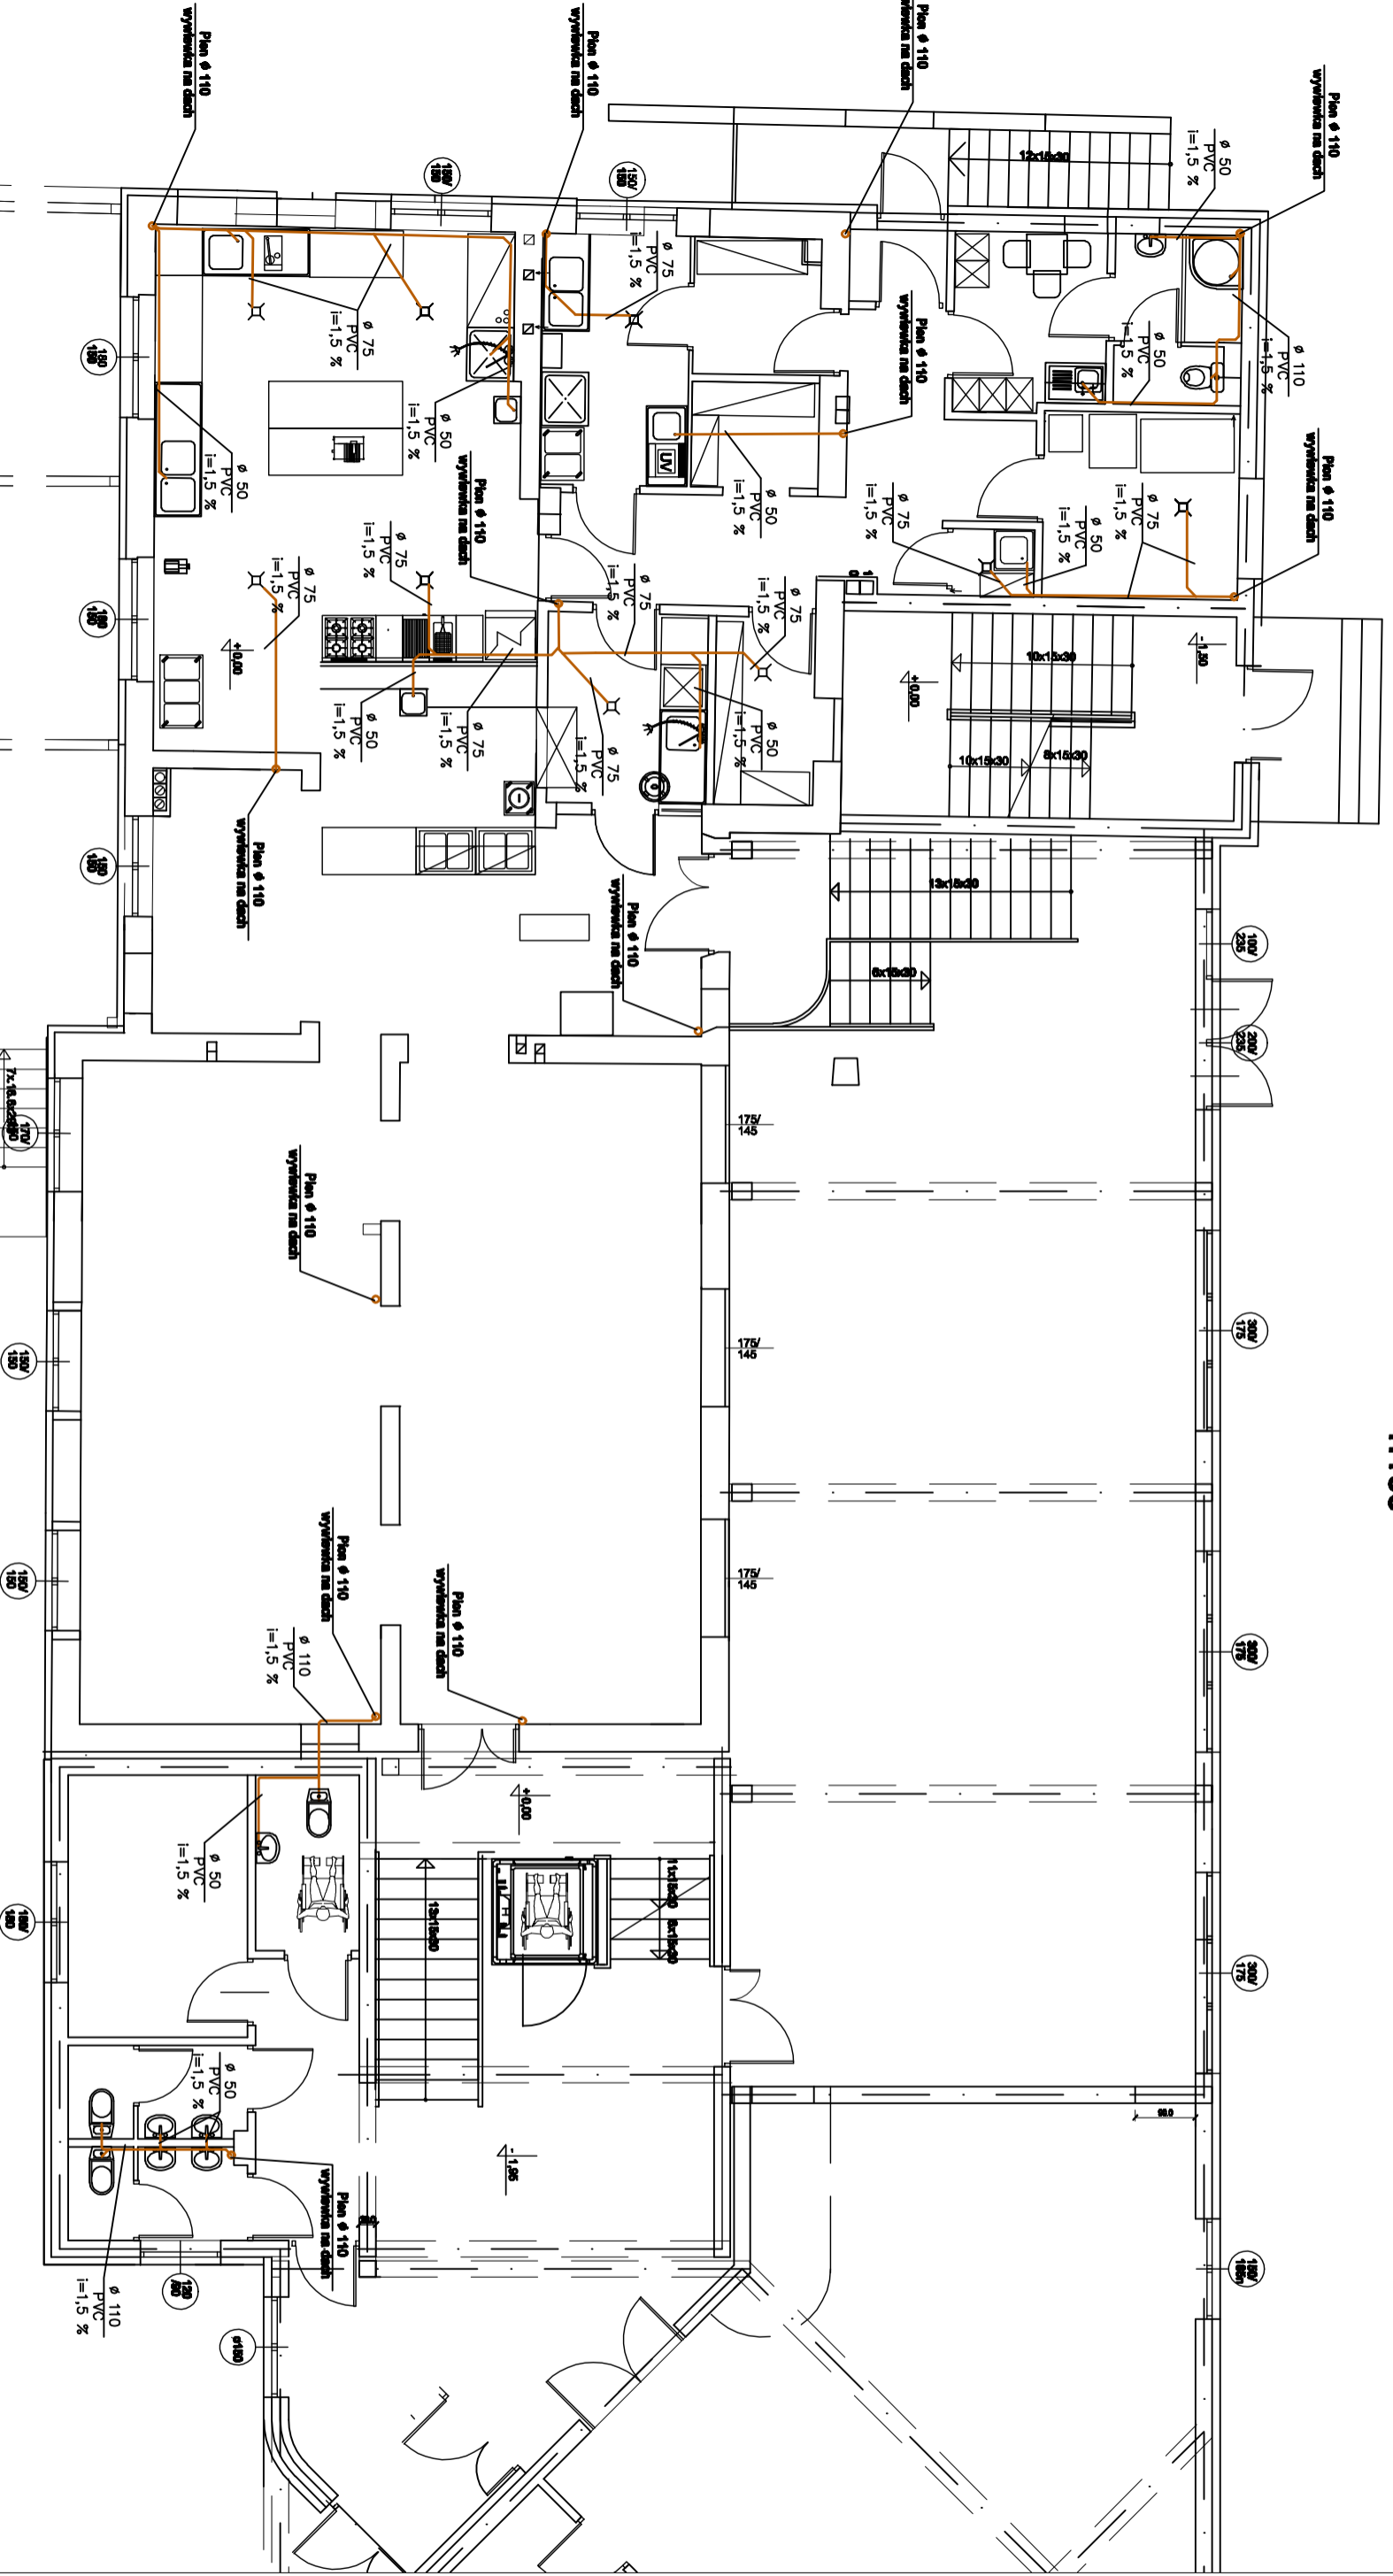

Usługi Projektowe – mgr inż. Krzysztof Duda
18-400 Łomża, ul. Woźniowska 36

Objekt: OŚRODEK CARITAS BULŻNIM
Adres: Ptaki, gm Nowogród, dz. nr 20/7

Tytuł rysunku: RZUT PRZYZIEMIA
Instalacja kanalizacji sanitarnej

ZESPÓŁ AUTORSKI			
Bransza:	Imię i nazwisko	Nr um. proj.	Data
Sanitarna	mgr inż. Krzysztof Duda	LOM - 42	09.2010r.
Projektant			
Sanitarna	mgr inż. Piotr Kaczyński		09.2010r.
Asystent projektanta			
Faza: PB		Skala: 1:100	Nr rysunku: 8